


OBIEKT: UL. ZAPOLSKIEJ, FREDRY, TUWIMA, MICKIEWICZA, BRZECHWY  
 LOKALIZACJA: GŁUCHOŁAZY, OBRĘB GŁUCHOŁAZY  
 K.M. 11 DZ. NR 920, 921, 922, 929, 942, 953, 961, 987, 1009,  
 1023/8, 1025, 1028, 1029, 1030, 1031, 1037/3, 1040, 1076/1, 1082,  
 1089, 1106, 1129, 1130  
 K.M. 12 DZ. NR 1135/10  
 K.M. 16 DZ. NR 1471, 1917  
 INWESTOR: GMINA GŁUCHOŁAZY, UL. RYNEK 15 48-340 GŁUCHOŁAZY

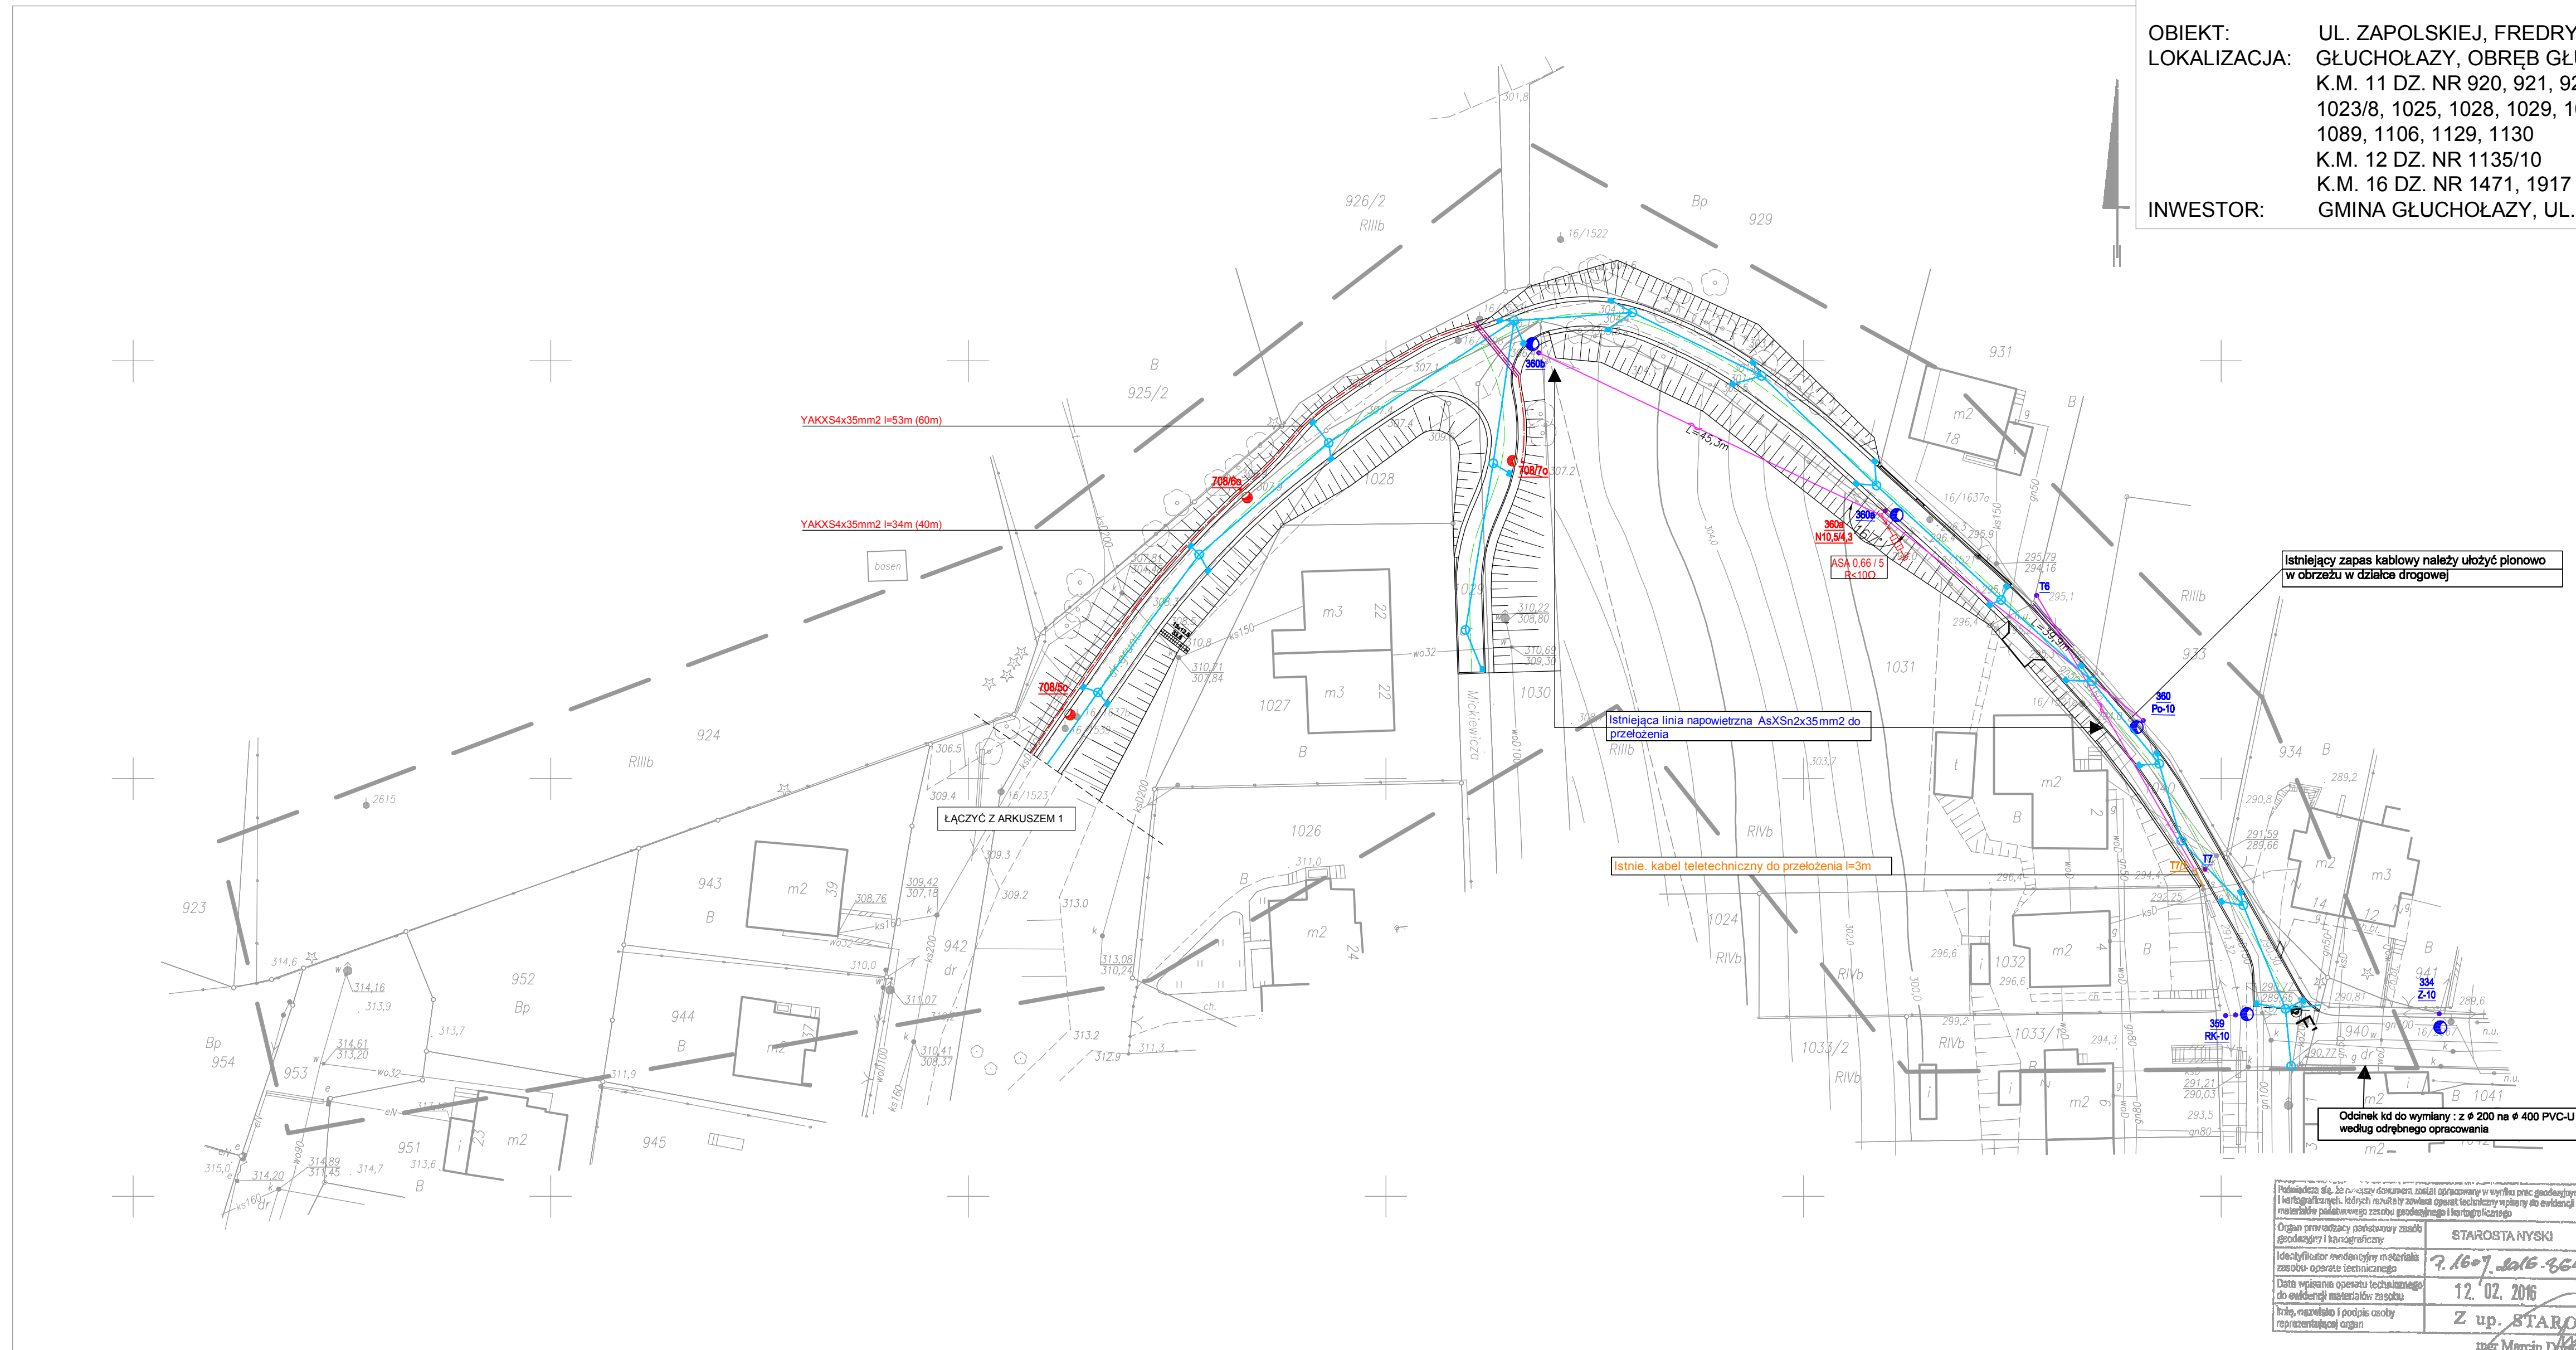

Istniejący zapas kablowy należy ułożyć pionowo w obrzeżu w działce drogowej

Istniejąca linia napowietrzna AsXSn2x35mm2 do przełożenia

Istnie. kabel teletechniczny do przełożenia l=3m

Odcinek kł do wymiary : z # 200 na # 400 PVC-U według odrębnego opracowania

OZNACZENIA	
	proj. obrzeżone krawężniki i obrzeża
	proj. krawężniki i obrzeża wg odrębnego opracowania
	granice działek
	proj. skarpa o max. nachyleniu 1:1,5 do usunięcia/wydniku/wyburzenia
	proj. kanalizacja deszczowa Ø200, 315, 400 PVC-U
	proj. studzienka kanalizacji deszczowej
	proj. wpust uliczny
	proj. przyłącze wody, #32 PE
	najniższy lokalny punkt niwelety
	najwyższy lokalny punkt niwelety
	proj. rura osłonowa
	istn. słup n/n / teletech.
	istn. oprawa na słupie
	proj. słup linii napowiet.
	oprawa proj. lub po przeł.
	154 numer słupa
	154 opis niebieski istn.
	RN-10 funkcja słupa w sieci
	154 opis czerwony proj.
	sięci i instalacje do demontażu
	M proj. mufa wraz z zapasem kabla w ziemi
	proj. odcinek linii kablowej
	istn. odcinek linii kablowej po korekcyjnym przesunięciu
	istn. przyłącze napowietrzne
	istn. linia napowietrzna do przełożenia na proj. słup
	proj. latarnia ośw. miejskiego
	8 numer słupa
	proj. kabel napowietrzny teletechniczny
	14-15 istn. słup teletechniczny / proj. słup teletechniczny

Podpisano na 20 r. w nazwie dokumentu, został opracowany w wyniku analizy geodezyjnych i kartograficznych, których rezultaty zawiera opis techniczny wpisany do ewidencji materiałów państwowego zasobu geodezyjnego i kartograficznego  
 Organ opracowujący nadzorowany zasób geodezyjny i kartograficzny: STAROSTA NYSKI  
 Identyfikator metadataowy materiału zasobu: 7.1607.2016.364  
 Data wpisania opisu technicznego do ewidencji materiałów zasobu: 12.02.2016  
 Imię, nazwisko i podpis osoby reprezentującej organ: Z up. STAROSTY  
 mgr. Marcin Dębski  
 INSPEKTOR  
 w Wydziale Geodezji, Kartografii i Gospodarki Nieruchomościami

MAPA JEDNOSTKOWA do celów projektowych 1:500

INSTALGEO  
 USŁUGI GEODEZYJNE I PROJEKTOWE  
 MAREK JOB  
 48-300 NYSZA, ul. Armii Krajowej, 28  
 tel./fax 077 433 71 00, 0-501 185 189  
 REGON 531645941, NIP 768-183-50-18  
 01.02.2016  
 mgr inż. Marek Job  
 GEODETA UPRAWNIONY  
 świadectwo GKG nr 18632

Wykonana w 2016r. przez  
 INSTALGEO  
 Usługi Geodezyjne i Projektowe  
 Marek Job

woj. opolskie  
 pow. nyski  
 jedn.ewid.:180701\_4 GŁUCHOŁAZY-miasto  
 obręb ewid: 0001 Głucholązy  
 ulica: Zapolskiej  
 k.m. 11 dz.942,1040 i in.

Mapę opracowano na podstawie pomiaru bezpośredniego oraz redakcji pliku dxf. zasadniczej mapy wektorowej, uzyskanej z PODGK w Nysie, sekcja: 6.131.15.22.2,23.1.1.

Obiektem sytuacyjnymi granicznymi nie ustalono, gdyż nie ma to znaczenia dla inwestycji.

UKł.współrzędnych: 2000  
 Paziom odn.: Kronsztadt

Id zgł.:GG-III.6640.33.2016.DI  
 zakres opracowania

UMIAGN  
 Wykazane na niniejszej mapie granice określono z wymaganej dokładnością, mapa może służyć do projektowania budynków w odległości 4,0m od granicy nieruchomości.

Nie wyklucza się istnienia w terenie innych nie wykazanych na niniejszej mapie urządzeń podziemnych, które nie były zgłoszone do Inwentaryzacji lub o których brak jest informacji w inwenturach brzoźnych.

PRACOWNIA PROJEKTOWA - ALINA BANACH NYSZA, UL. MARIACKA 22/1 tel. 774338054, 606850381	
Nazwa i adres obiektu	UL. ZAPOLSKIEJ, FREDRY, TUWIMA, MICKIEWICZA, BRZECHWY, GŁUCHOŁAZY OBRĘB GŁUCHOŁAZY, K.M. 11 DZ. NR 920, 921, 922, 929, 942, 953, 961, 987, 1009, 1023/8, 1025, 1028, 1029, 1030, 1031, 1037/3, 1040, 1076/1, 1082, 1089, 1106, 1129, 1130 K.M.12 DZ. NR 1135/10 K.M. 16 DZ. NR 1471, 1917
Temat	DOK. BUDOWY DRÓG NA OSIEDLACH MIESZKANIOWYCH UL. ZAPOLSKIEJ, FREDRY, TUWIMA, MICKIEWICZA, BRZECHWY W GŁUCHOŁAZACH branża elektryczna, teletechniczna
Tytuł rysunku	PROJEKT ZAGOSPODAROWANIA TERENU - ARKUSZ NR 2 skala 1:500
Projektant	inż. PAWEŁ SCHWOLKE inż. STANISŁAW PASIORSKI upr.nr 10387 Op upr.nr 013696U 07.2016
dyktant	mgr inż. PIŁIP BANACH rys.nr 2E.T.W